


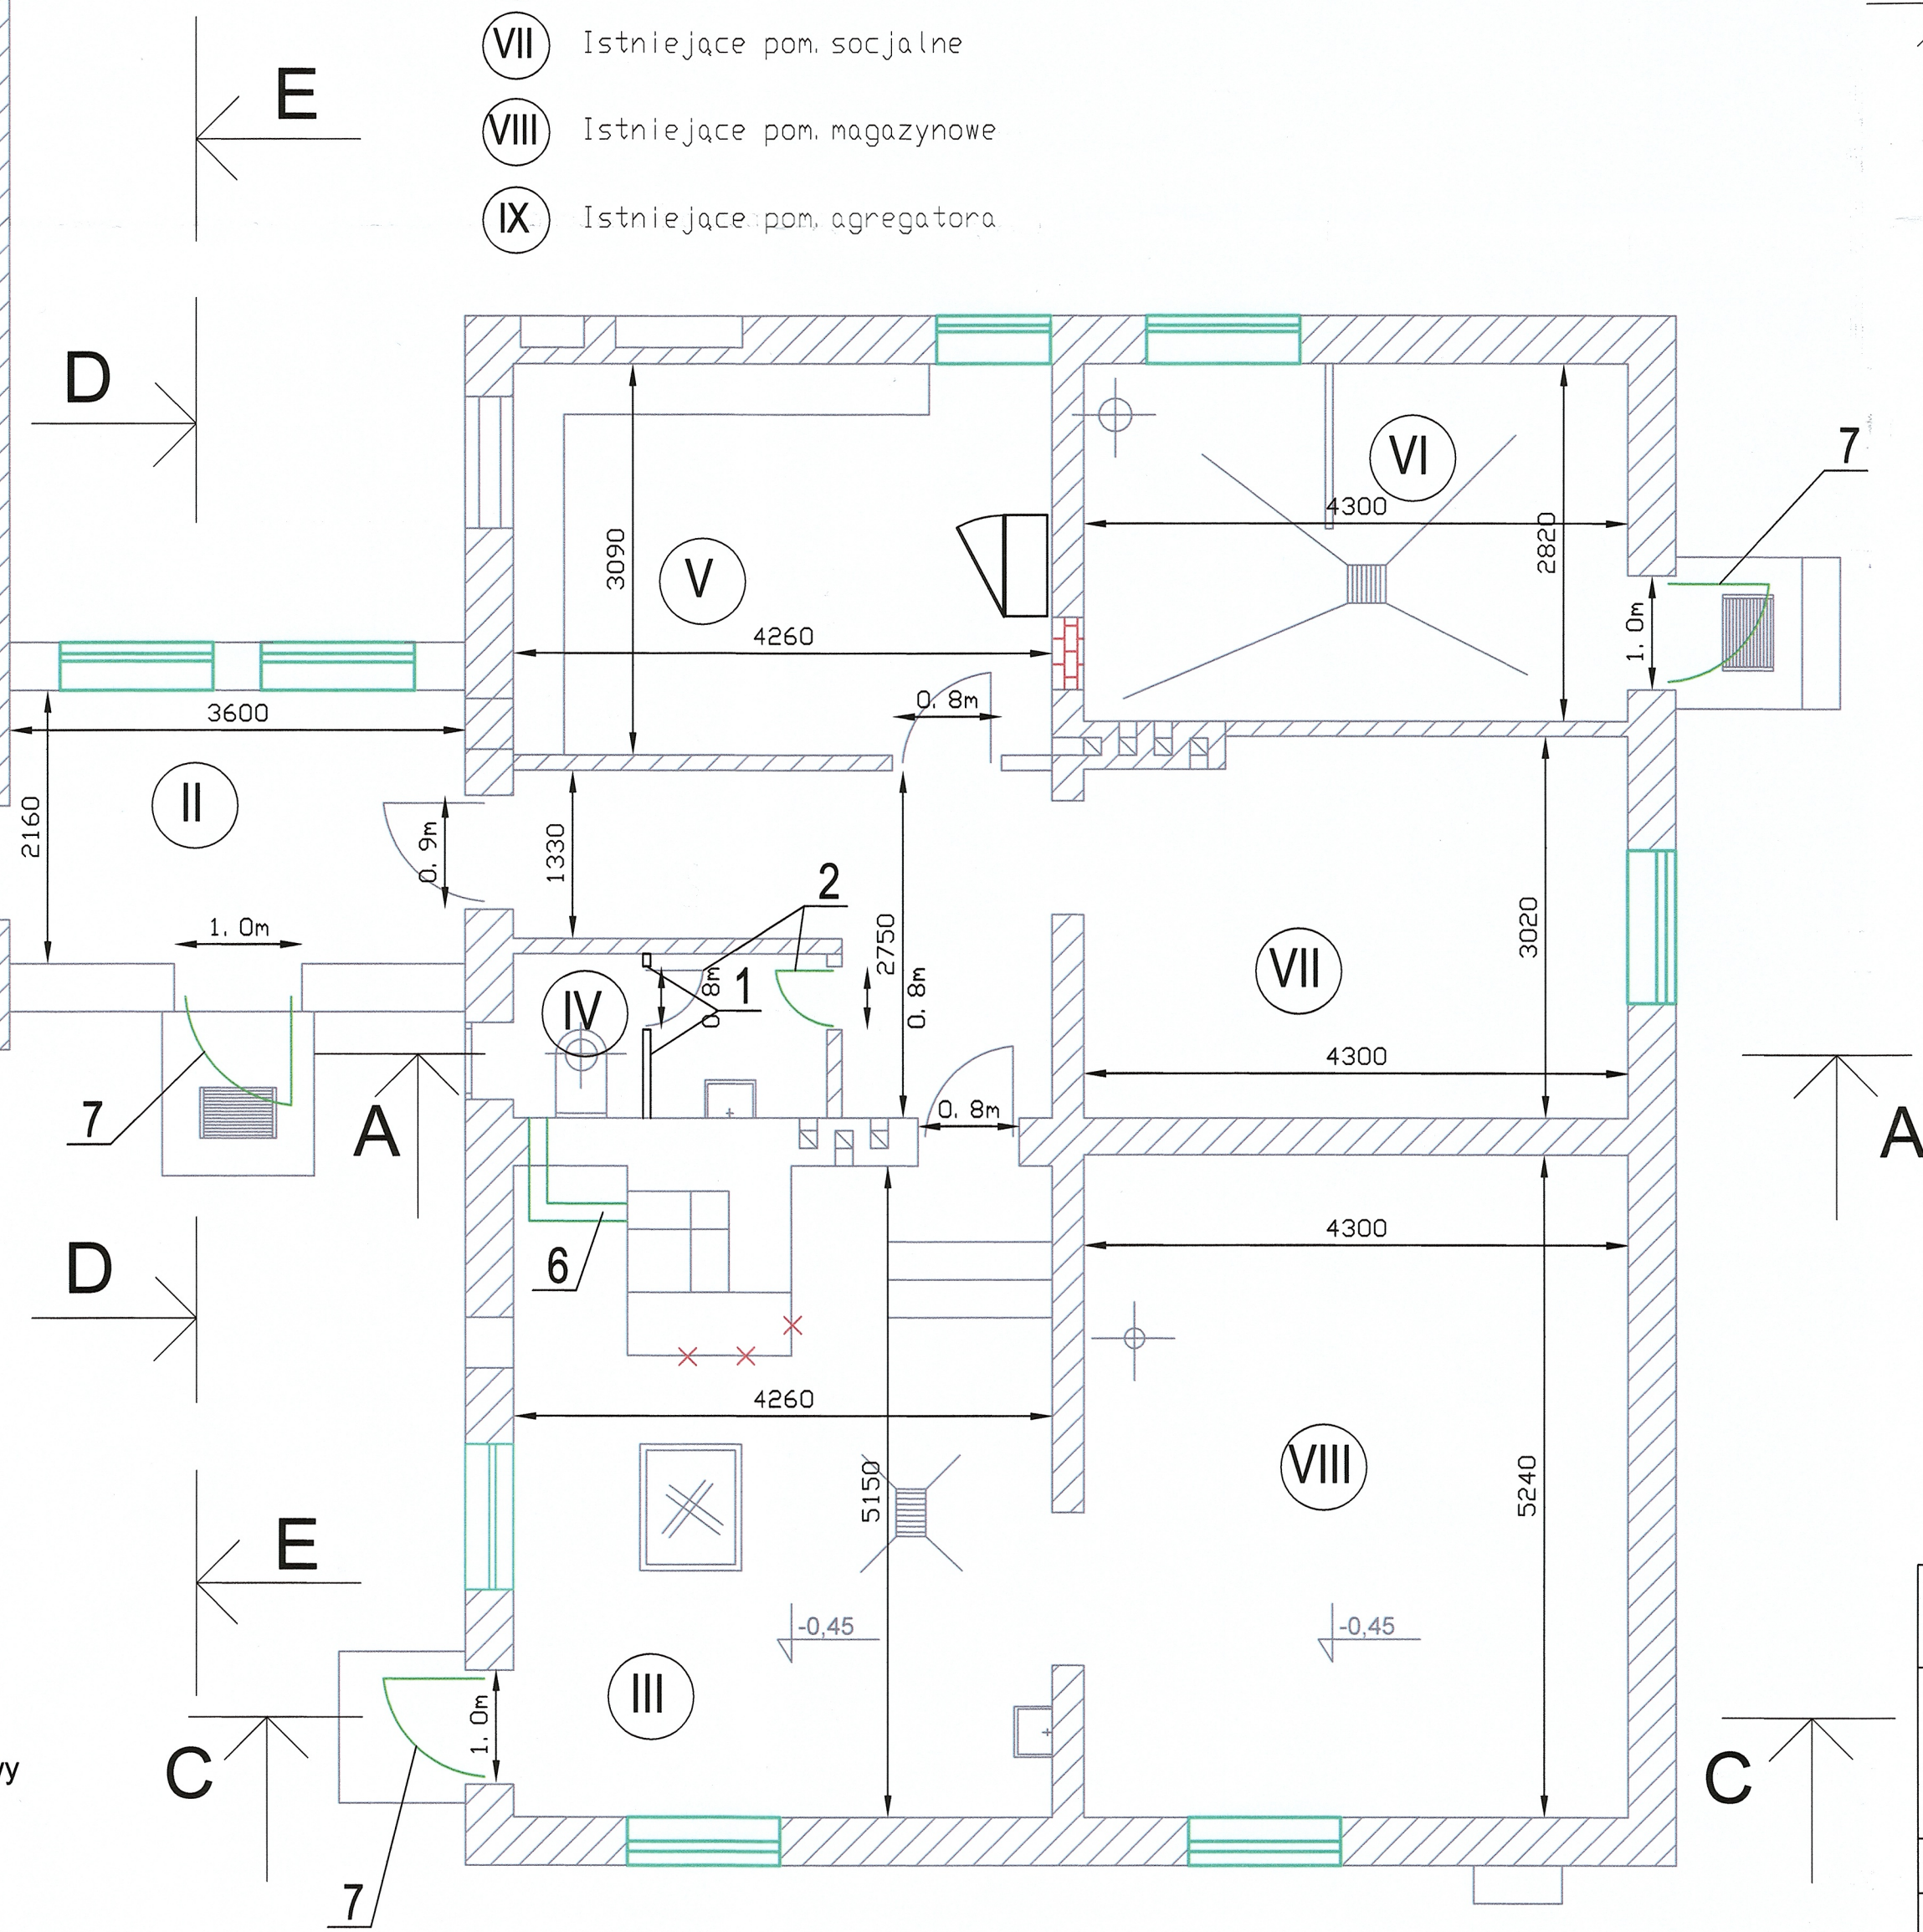

Technical drawing of a furnace (Spalinowy agregat prądotwórczy) showing dimensions and components. The drawing includes a top view and a side view. The top view shows a rectangular furnace with a width of 2.5m and a height of 6350. The side view shows a furnace with a width of 2.5m and a height of 6350. The furnace is labeled "Spalinowy agregat prądotwórczy" and "Przepust kablowy do likwidacji". The drawing also shows a circular opening labeled "IX" and a rectangular opening labeled "8".

8.	Drzwi garażowe - do wymiany na stalowe
7.	Drzwi zewnętrzne - do wymiany na stalowe
6.	Projektowany kanał wentylacyjny $\varnothing 160\text{mm}$
5.	Projektowana posadzka, warstwa gr.: $0,1\text{m}$
4.	Istniejące fundamenty
3.	Projektowany fundament pod aetaron
2.	Drzwi wewnętrzne - do wymiany
1.	Sciánki do podwyższenia
Lp.	Element:

	Okno do zamurowania
	Okno do wymiany na PVC
	Drzwi do wymiany na stalowe
	Projektowany fundament pod aerator oraz zestaw pompowy
	istniejący fundament - do wykorzystania

 PRACOWNIA PROJEKTOWA hydromont		MACZEWSKI s.c. Nowak, Moderzolek 69-402 Pionk, Al. Jędrzejowa 17A, tel/fax: 024 269 25 75; kom.: Maciej Nowak 603 338 370, Jarosław Moderzolek 5064 460 032 e-mail: hydromont@p.p.k, NIP 774-304-10-00 ; REGON 141247642 Nal. Sądow. TERAZO SA. 1212403174-1111001054573194	
INWESTOR: GMINA BRUDZEN DUŻY ul. Toruńska 2 09-414 Brudzeń Duży		Nazwa inwestycji: Modernizacja stacji uzdatniania wody w miejscowości Brudzeń Duży gm. Brudzeń Duży	
Branka: Architektyczna	Imię i Nazwisko nr uprawnień	Podpis	Faza: PROJEKT BUDOWLANY
Projektant: mgr inż. Wiesław Malczewski upr. nr 39/77; 74/82			Nazwa rys. RZUT PARTERU OBIEKTÓW SUW
		Data: 11.2016 r.	Nr rys. A-02
		Skala: 1:50	